


Sezione trasversale

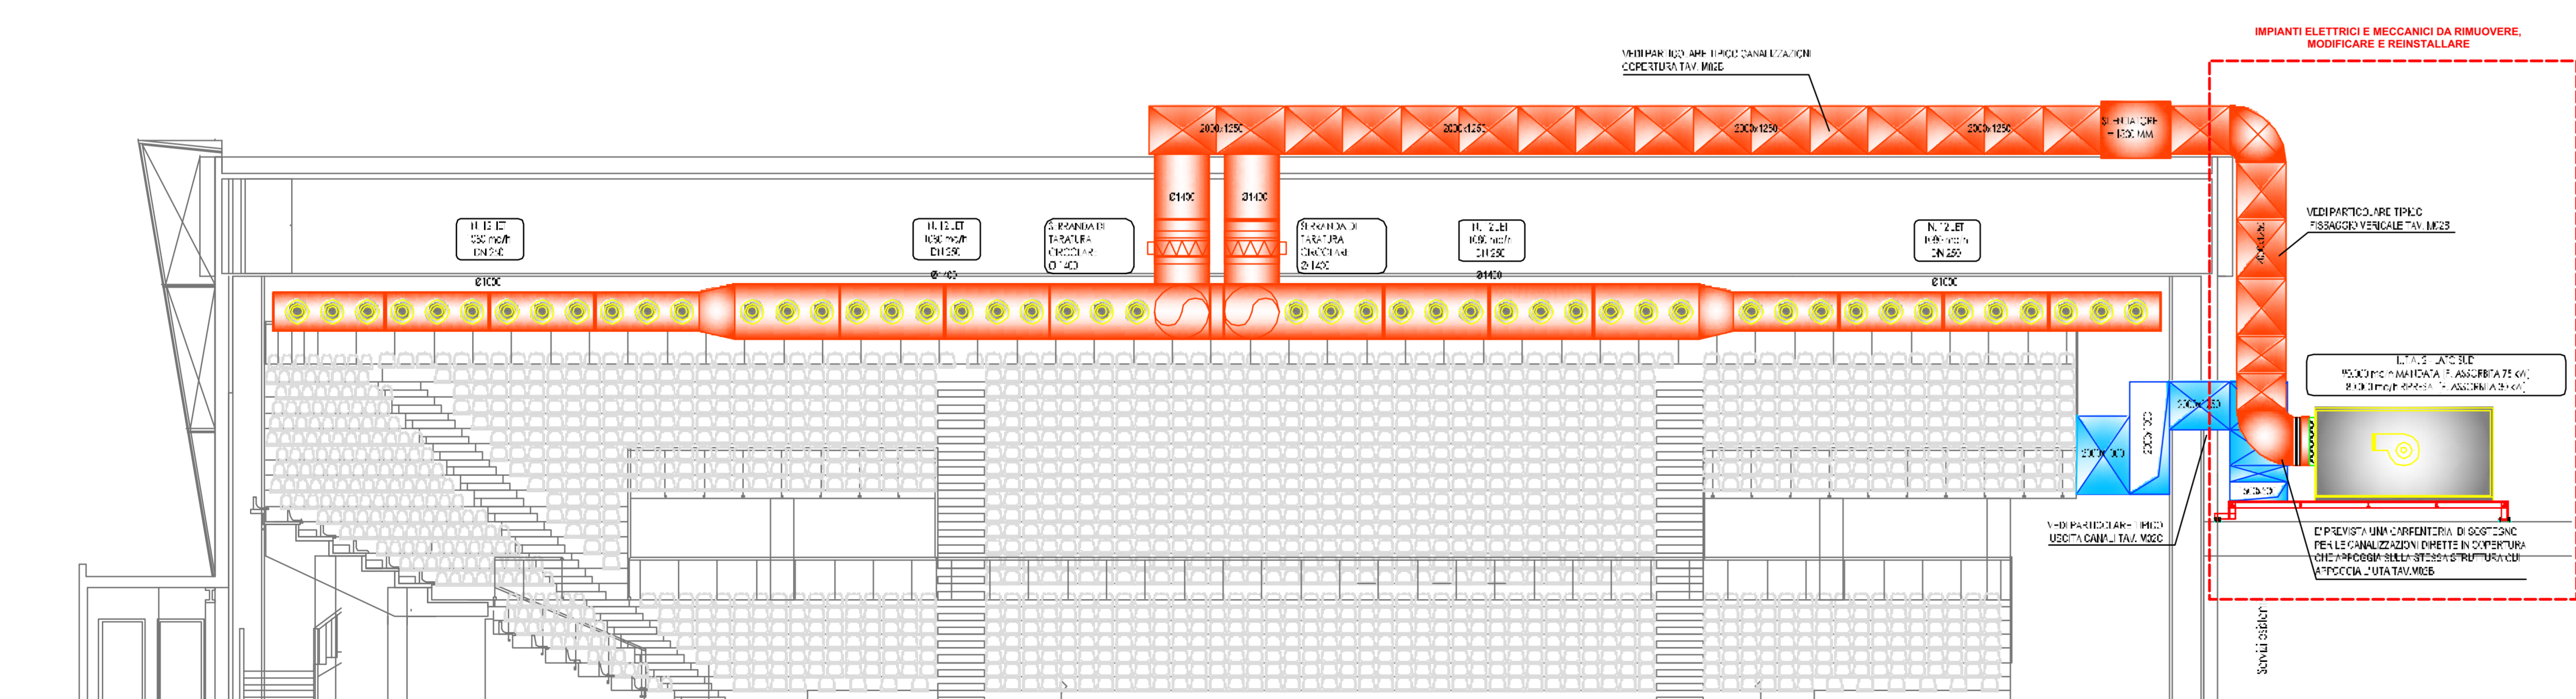

Sezione longitudinale

**COMUNE DI PADOVA**  
SETTORE INFRASTRUTTURE E IMPIANTI SPORTM

RESPONSABILE UNICO DEL PROCEDIMENTO:  
Ing. Alberto Borghi

DIRETTORE DEI LAVORI:  
Ing. Lamberto Zanetti

PROGETTO:  
COMUNE DI PADOVA  
SETTORE INFRASTRUTTURE E IMPIANTI SPORTM  
CAPO SETTORE - ING. MASSIMO BENVENUTI  
RISTRUTTURAZIONE PALASPORT SAN LAZZARO

IMPRESA ESECUTRICE:

TITOLO ELABORATO:  
IMPIANTO CANALI ARIA - SEZIONI

| Rev. | Data  | Descrizione                      | Aut. | Ver. | Appr. |
|------|-------|----------------------------------|------|------|-------|
| 00   | 03/09 | REDAZIONE PROGETTO ESECUTIVO     | MC   | NC   | -     |
| 01   | 04/09 | AGGIORNAMENTO PROGETTO ESECUTIVO | MC   | NC   | -     |
| 02   | -     | -                                | -    | -    | -     |
| 03   | -     | -                                | -    | -    | -     |
| 04   | -     | -                                | -    | -    | -     |
| 05   | -     | -                                | -    | -    | -     |

ELABORATO  
**M02**

PROGETTISTA ESECUTIVO:  
Ing. Nicola Casalini

SCALA  
1:100

DATA  
MARZO 2009

Verifica: D.365.PE  
Approva: 365PEA0000.dwg

Finanziato dall'Unione europea NextGenerationEU

DIPARTIMENTO PER LO SPORT

COMUNE DI PADOVA

PIANO NAZIONALE DI RIPRESA E RESILIENZA (PNRR)  
Missione 5 - Inclusione e Coesione, Componente 2 - Infrastrutture Sociali, Famiglie, Comunità e Terzo Settore (MSC2), Misura 3, Investimento 3.1 "Sport e Inclusione Sociale - Cluster 1 e 2"

**RIGENERAZIONE DEL PALAZZETTO DELLO SPORT SAN LAZZARO**

**CLUSTER 2 - CUP: J53122000120006**

| PROGETTO DEFINITIVO                                    |  | N°                      |
|--|--|-------------------------|
| DESCRIZIONE ELABORATO                                  |  | 59                      |
| IMPIANTI TERMOTECNICI                                  |  | SIGLA                   |
| IMPIANTO DI CLIMATIZZAZIONE - SEZIONI - STATO DI FATTO |  | T.02                    |
| CODICE OPERA   | SCALA                                  | DATA                    |
| LLPP EDP 2022/069                                      |  | 01/2023                 |
| CUP: H93122000150006                                   |  | rev.1                   |
| IL PROGETTISTA   | IL RESPONSABILE UNICO DEL PROCEDIMENTO | IL CAPO SETTORE LL. PP. |
| Ing. Davide Ferro                                      | Ing. Massimo Benvenuti                 | Ing. Matteo Banfi       |