

COMUNE DI PADOVA

AREA LL. PP.

SETTORE EDILIZIA PUBBLICA E IMPIANTI SPORTIVI




ADEGUAMENTO NORMATIVO PER OTTENIMENTO C.P.I. DI PALESTRE E IMPIANTI SPORTIVI (in due lotti)

PROGETTO ESECUTIVO


IL CAPO AREA LL. PP.

Arch. Luigino Gennaro


| | | |
|---|--|---|
| ELABORATO 3 | ELABORATI GRAFICI DELL'IMPIANTO SPORTIVO PALAINDOOR EUGANEO | |
| CODICE OPERA LLPP EDP 2017/022 | SCALA Varie | DATA Settembre 2017 |
| IL PROGETTISTA Ing. Claudio Rossi | IL RESPONSABILE UNICO DEL PROCEDIMENTO Arch. Stefano Benvegnù | IL CAPO SETTORE Arch. Luigino Gennaro |

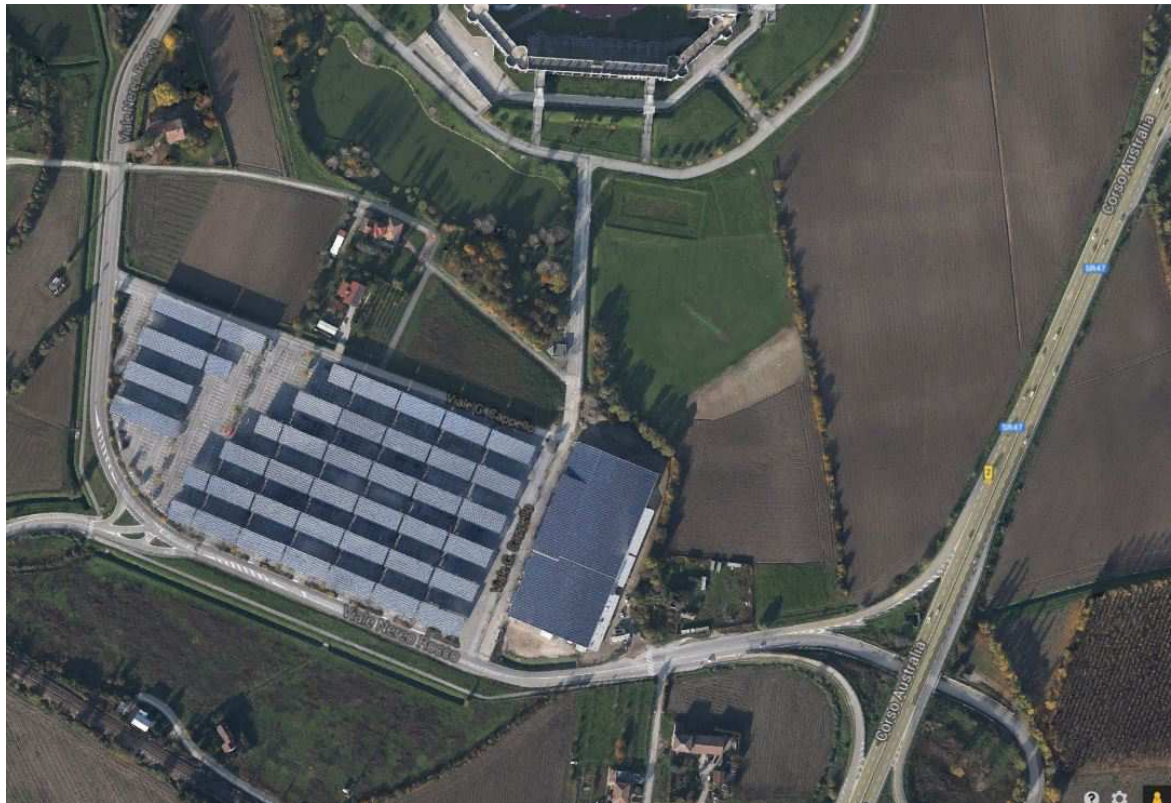



VISTA AEREA

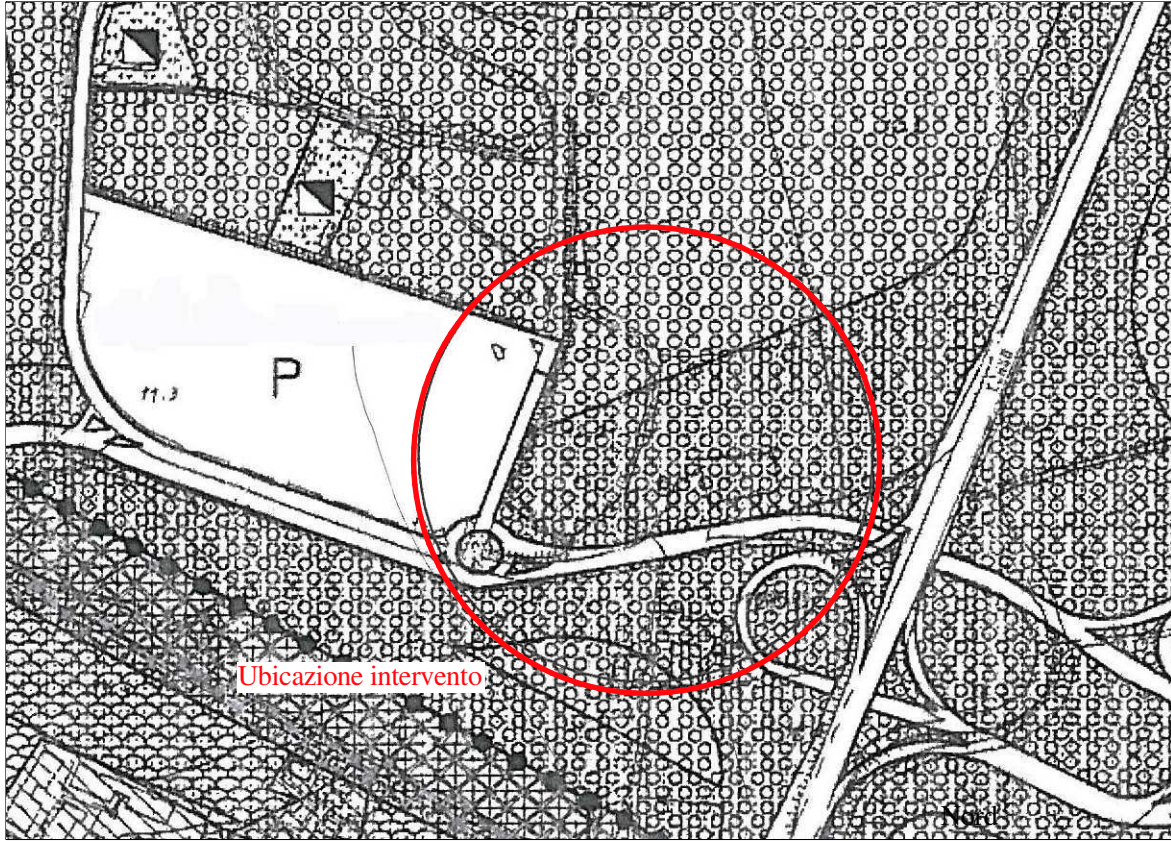

ESTRATTO DI P.R.G. Scala 1:5000

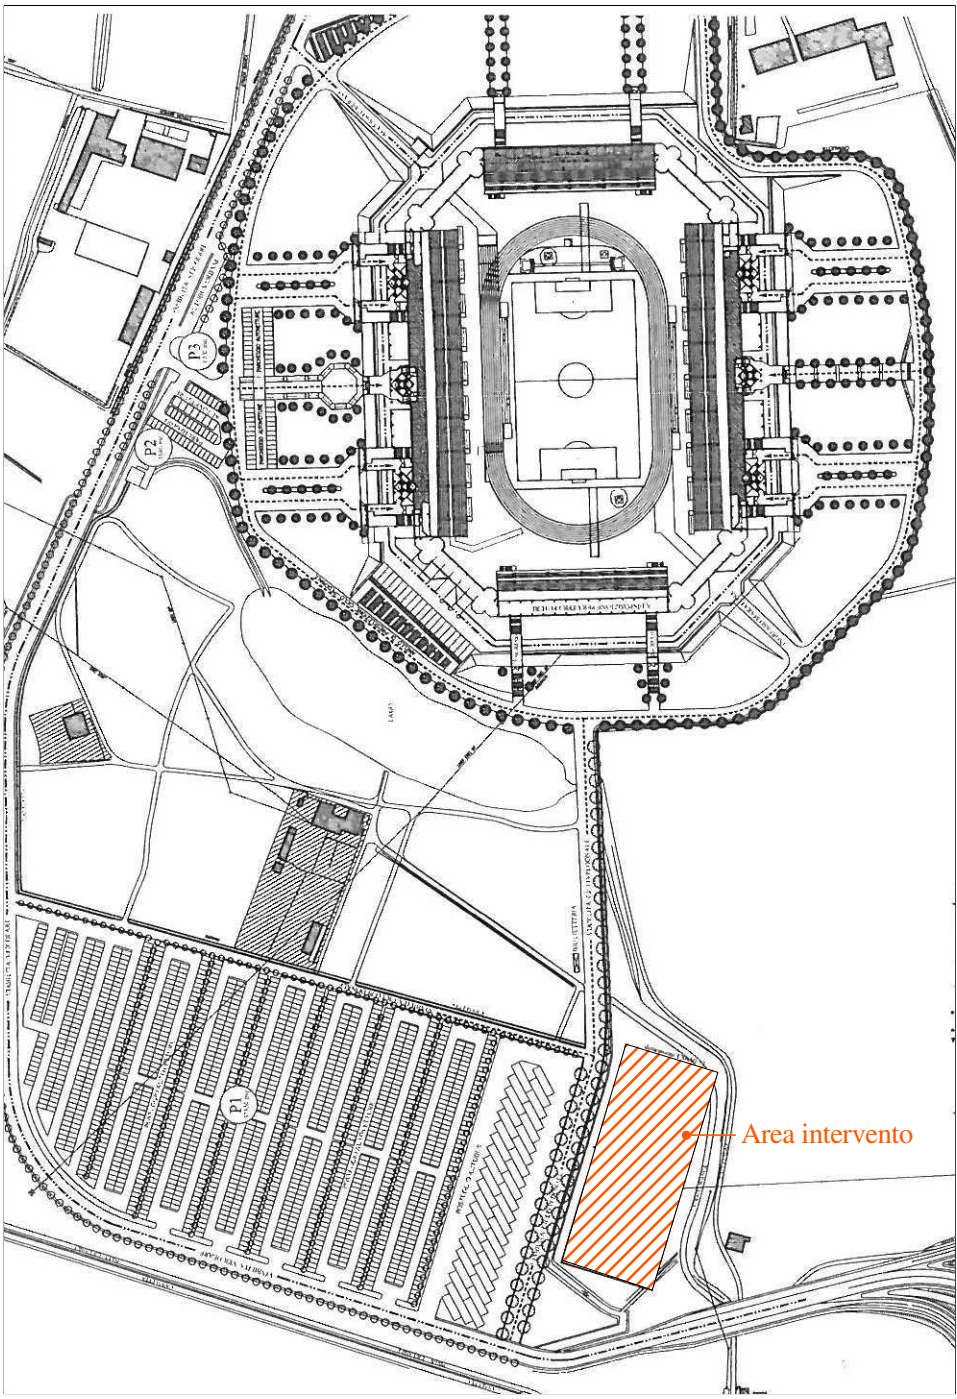


ESTRATTO DI CTR
Scala 1:5000

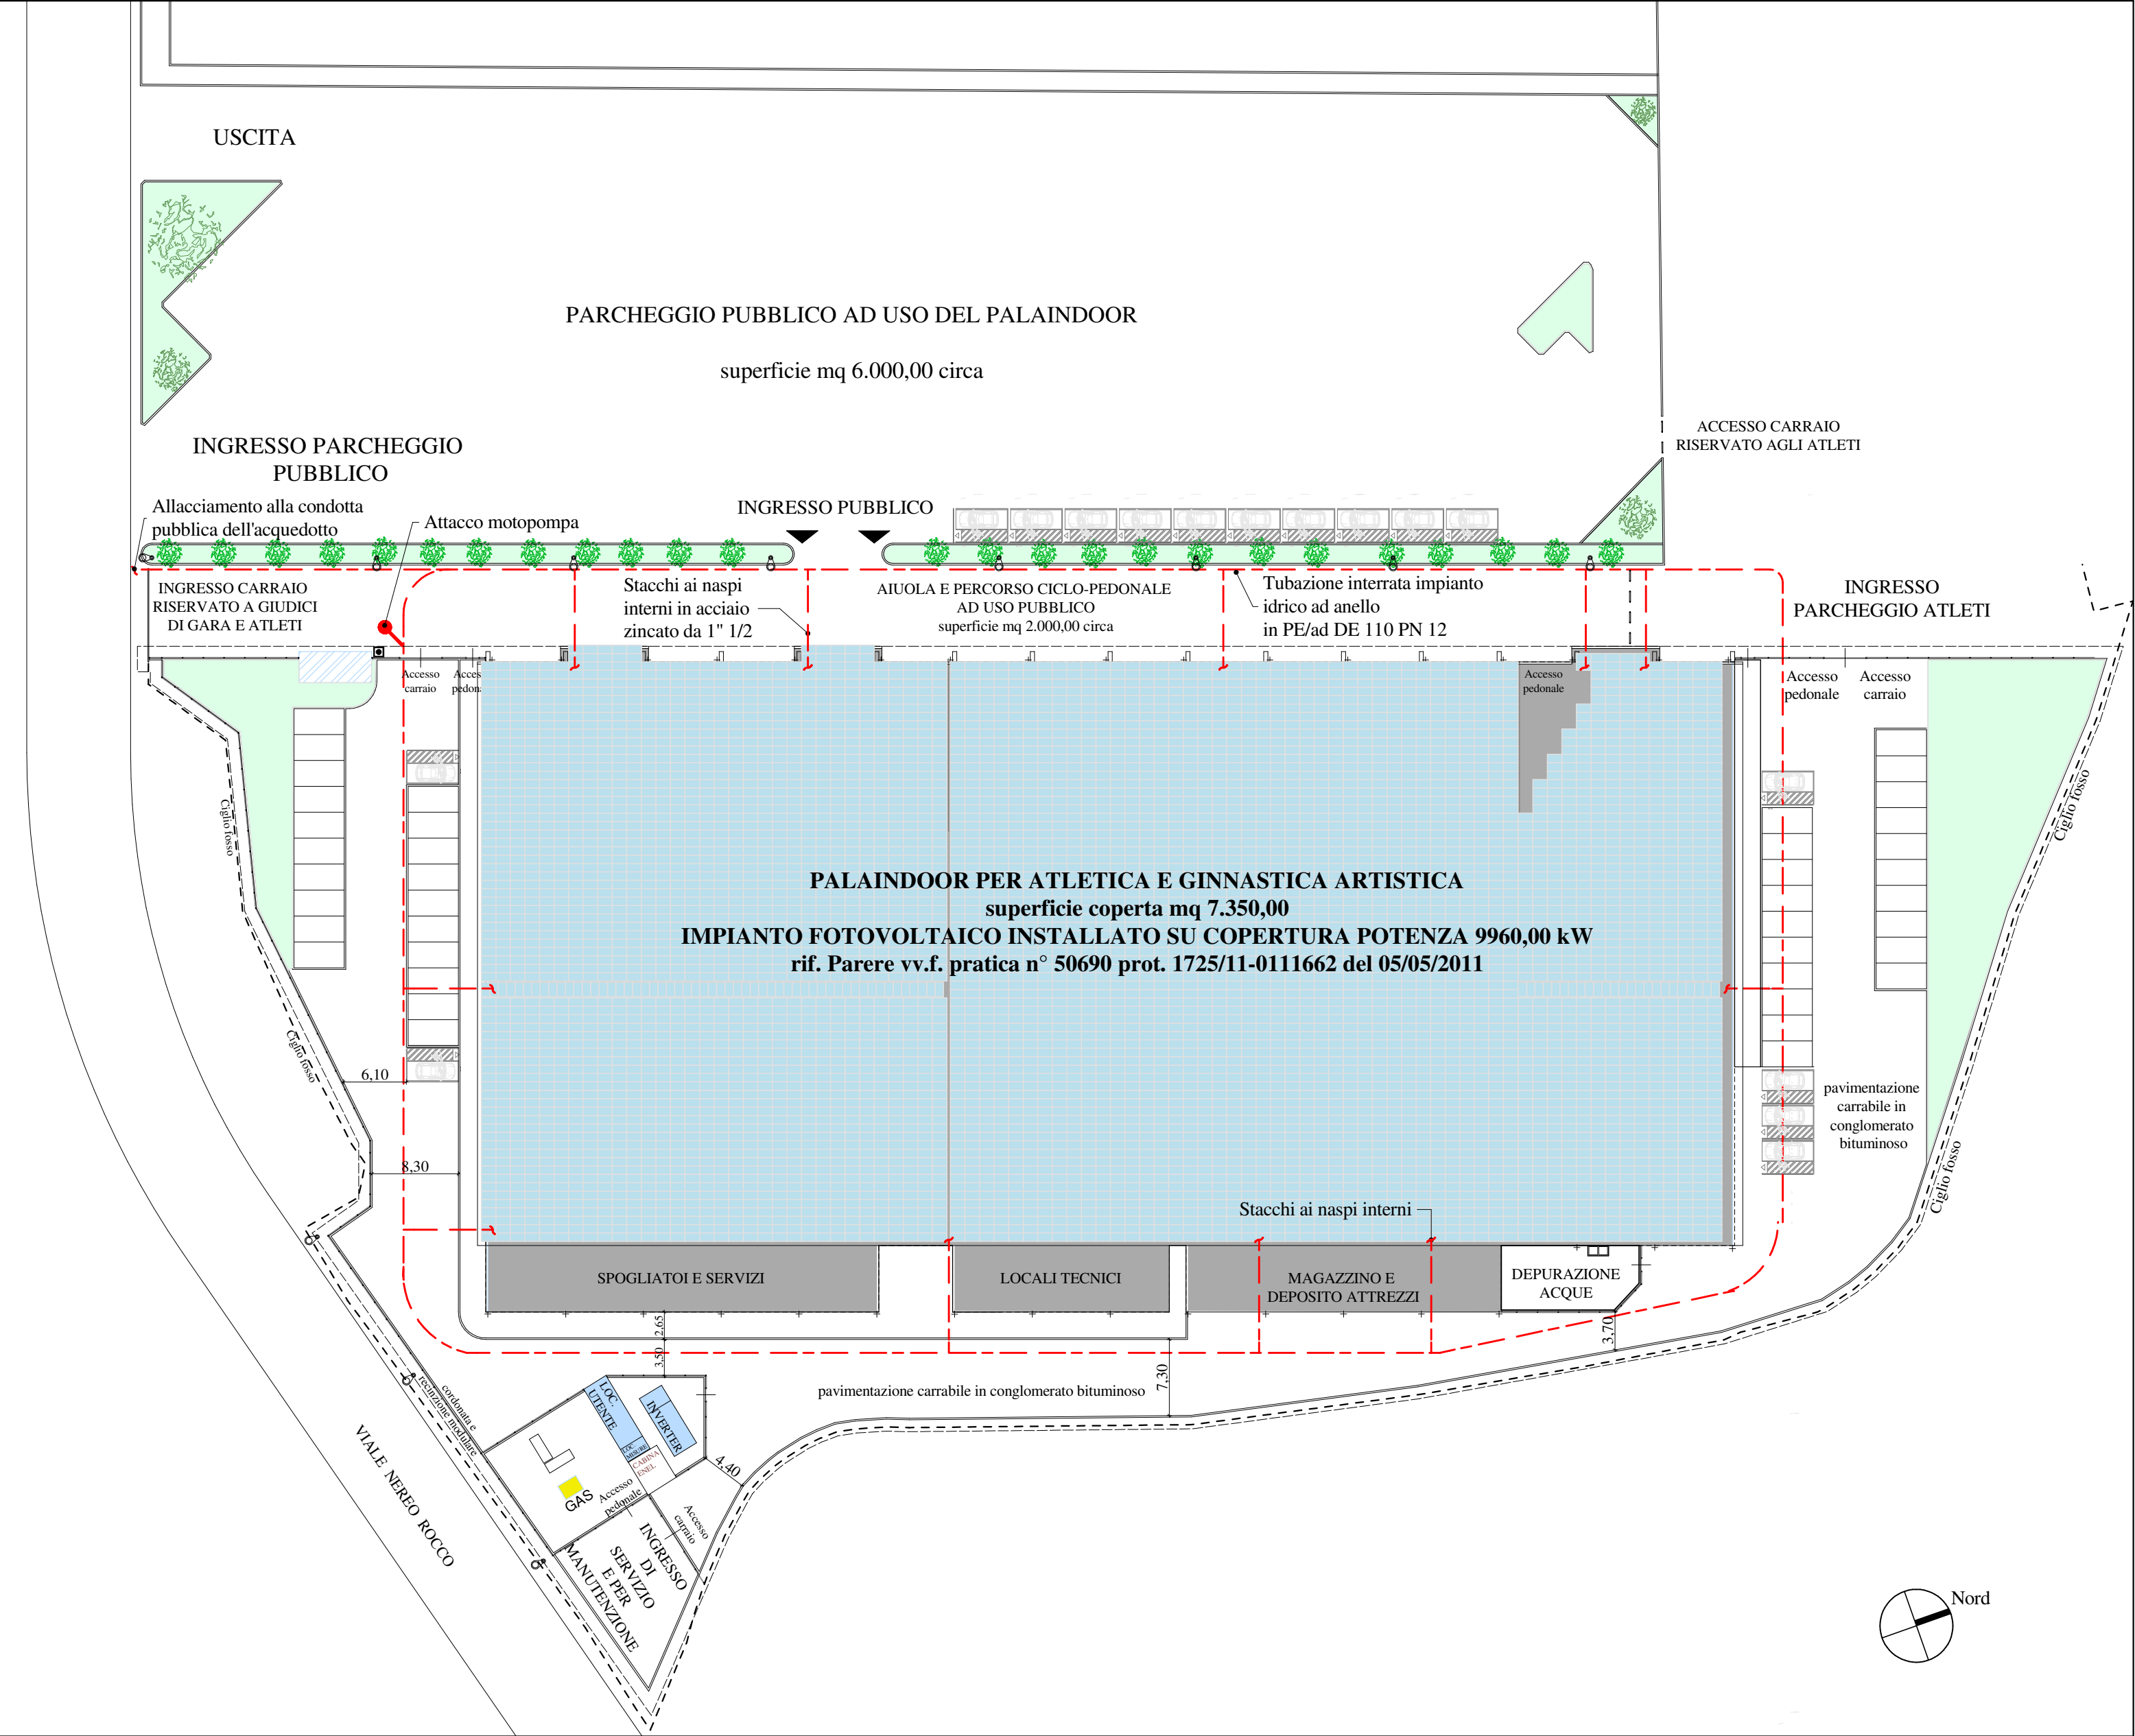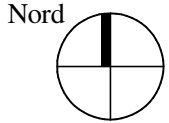

PLANIMETRIA Scala 1:500

| | | | | | | | |
|---|------------|--------------|--|-----------------------------|-------------------------------|---|--|
|  INFRASTRUTTURE PER IL TERZIARIO srl Sede legale, Direzione e Uffici: via Uruguay, 20 - 35127 Padova - Tel. 049-870.16.16 - Fax 049-870.13.56 - Email info@iptonline.it - www.iptonline.it | | | | | |  | |
| Comittente: Comune di Padova Settore Infrastrutture e Impianti Sportivi Via Frà Paolo Sarpi, 2 35138 Padova | | | Progetto: IMPIANTO ATLETICA "INDOOR" | | Disegno n°: 01vv.f. | | |
| Oggetto: RICHIESTA VALUTAZIONE PROGETTO ANTINCENDIO ESTRATTI CARTOGRAFICI E PLANIMETRIA | | | | Scala: VARIE | | | |
| | | | | Commissa: 1500.02 | | | |
| | | | | File: 001 | | | |
| Revisione: | Data: | Descrizione: | Redazione: | Verifica: | Approvazione: | | |
| 0 | 20/01/2015 | Emissione | Dm.Spinello | D. Ferro | D. Ferro | | |
| Il Committente: | | | Il Progettista: | | | | |
| | | | | | | | |
| A termini di legge il presente documento è di proprietà della I.P.T. srl - E' VIETATA LA RIPRODUZIONE E TRASMISSIONE ANCHE PARZIALE senza preventiva autorizzazione. | | | | | | | |

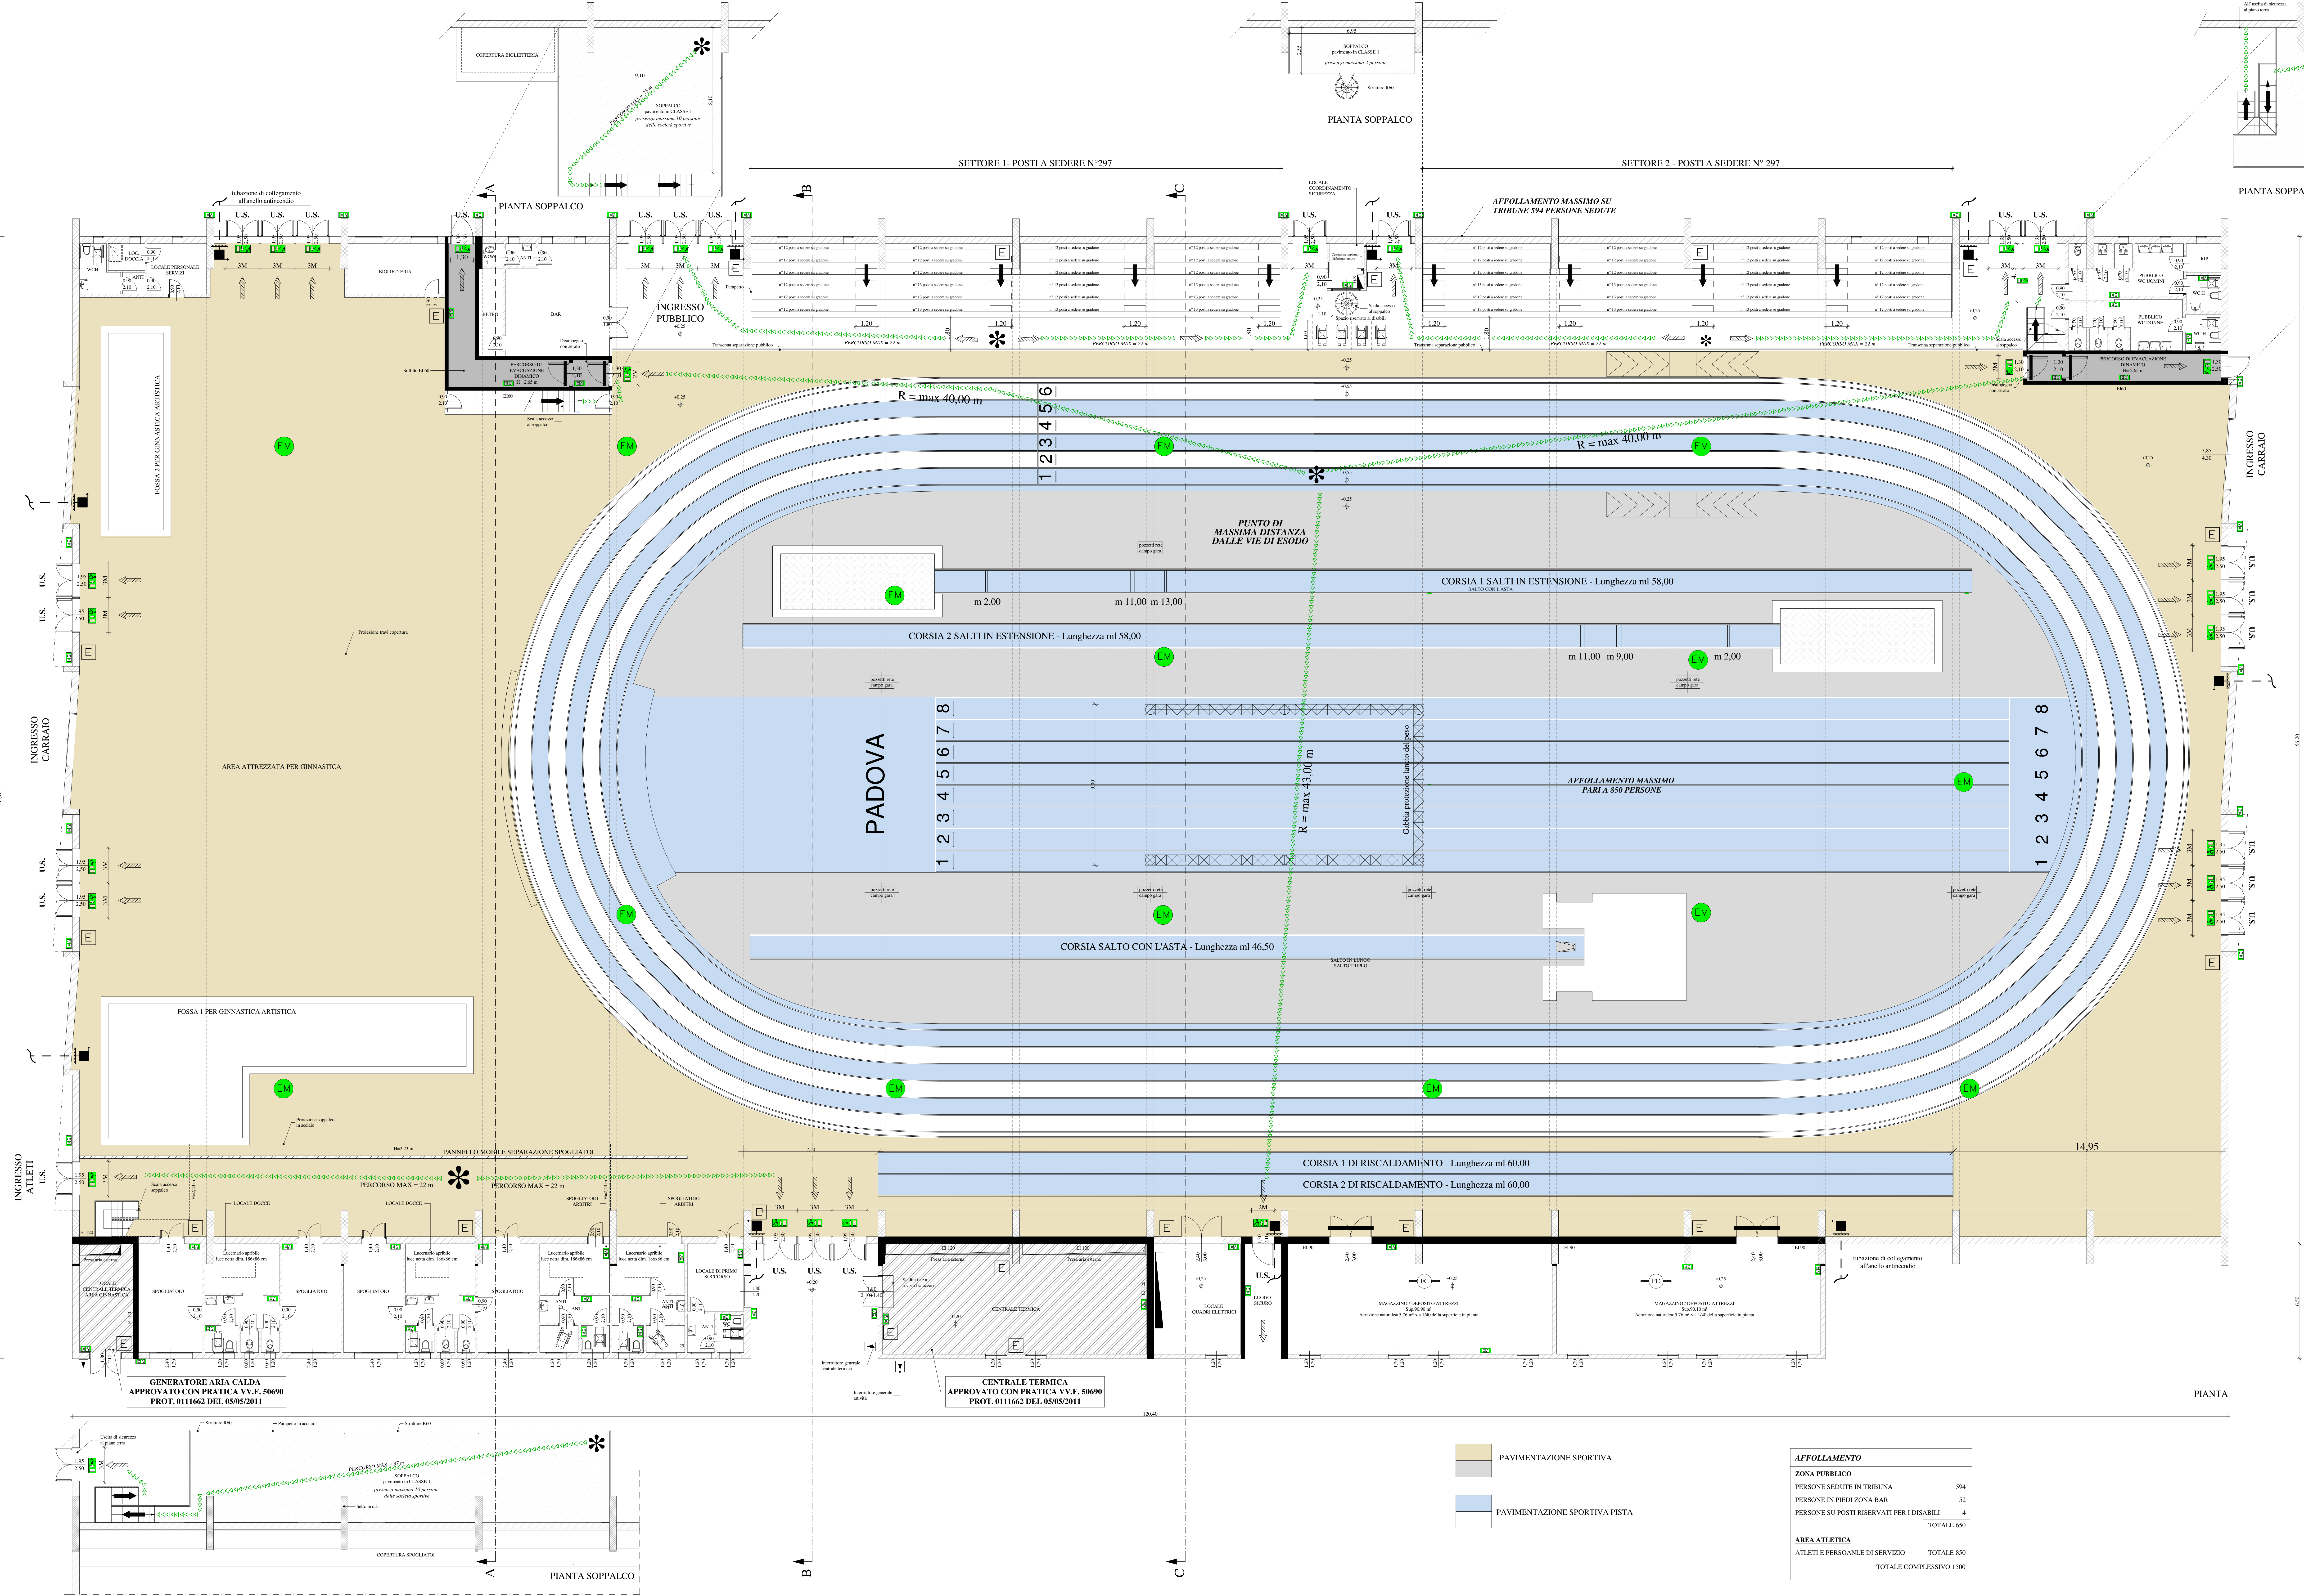

LEGENDA

E

ESTINTORE

NASPI DN 20

INTERRUTTORE SGANCIO DI ENERGIA ELETTRICA

STRUTTURA RESISTENTE AL FUOCO

PERCORSI DI ESODO

PERCORSI DI USCITA ORIZZONTALI

PERCORSI DI USCITA VERSO IL BASSO

NUMERO DI MODULI U.S. DA 60m

LOCALE DOTATO DI IMPIANTO RILEVAMENTO FUMO E CALORE

APPARECCHIO ILLUMINANTE DI TIPO AUTONOMO PER ILLUMINAZIONE CON PITTGRAMMA VERDE INDICANTE LA VIA DI FUGA

APPARECCHIO ILLUMINANTE TIPO AUTONOMO PER ILLUMINAZIONE DI SICUREZZA

APPARECCHIO ILLUMINANTE A SOFFITTO ALIMENTATO DA RETE DI SICUREZZA CON SOCCORRITORE

NOTE

DOTAZIONE DI ESTINTORI CONFORME AL PUNTO 5.2 ALLEGATO V° D.M. 1003/1998

CARTELLONISTICA DI PREVENZIONE E SICUREZZA CONFORME AL D.lgs. 49/94

ILLUMINAZIONE DI SICUREZZA: 5 lux a pavimento PERCORSI DI ESODO

INFRASTRUTTURE PER IL TERZIARIO srl
Sede Legale, Direzione e Uffici: Via Uruguay, 21 - 35127 Padova - Tel. 049.870.06.16 - Fax 049.870.13.50 - Email info@iptitalia.it - www.iptitalia.it

Comune di Padova
Settore Infrastrutture e Impianti Sportivi
Via del Ponte Sesto, 2
35139 Padova

Disegnato:
IMPIANTO ATLETICA "INDOOR"

Disegnato:
02vv.f.

02vv.f.

Scala: 1:100
Comune: 1500.02
File: 002

Richiesta Valutazione Progetto Antincendio

PIANTA

| Revisione | Data | Descrizione | Redazione | Verifica | Approvazione |
|-----------|------------|-------------|-------------|----------|--------------|
| 0 | 20/03/2015 | Emissione | Dm.Spinello | D. Ferro | D. Ferro |

Il Committente:

Il Progettista:

A. Veratti di Leggo & Partners


Il presente documento è il prodotto della IPT srl e' VERBATA LA RIPRODUZIONE E TRASMISSIONE ANCHE PARZIALE senza preventiva autorizzazione.

PAVIMENTAZIONE SPORTIVA


PAVIMENTAZIONE SPORTIVA PISTA

| | |
|---|------------|
| AFFOLLAMENTO | |
| ZONA PUBBLICO | |
| PERSONE SEDUTE IN TRIBUNA | 594 |
| PERSONE IN PIEDI ZONA BAR | 52 |
| PERSONE SU POSTI RISERVATI PER I DISABILI | 4 |
| TOTALE 650 | |
| AREA ATLETICA | |
| ATLETI E PERSONALE DI SERVIZIO | TOTALE 850 |
| TOTALE COMPLESSIVO | 1500 |


A. Veratti di Leggo & Partners

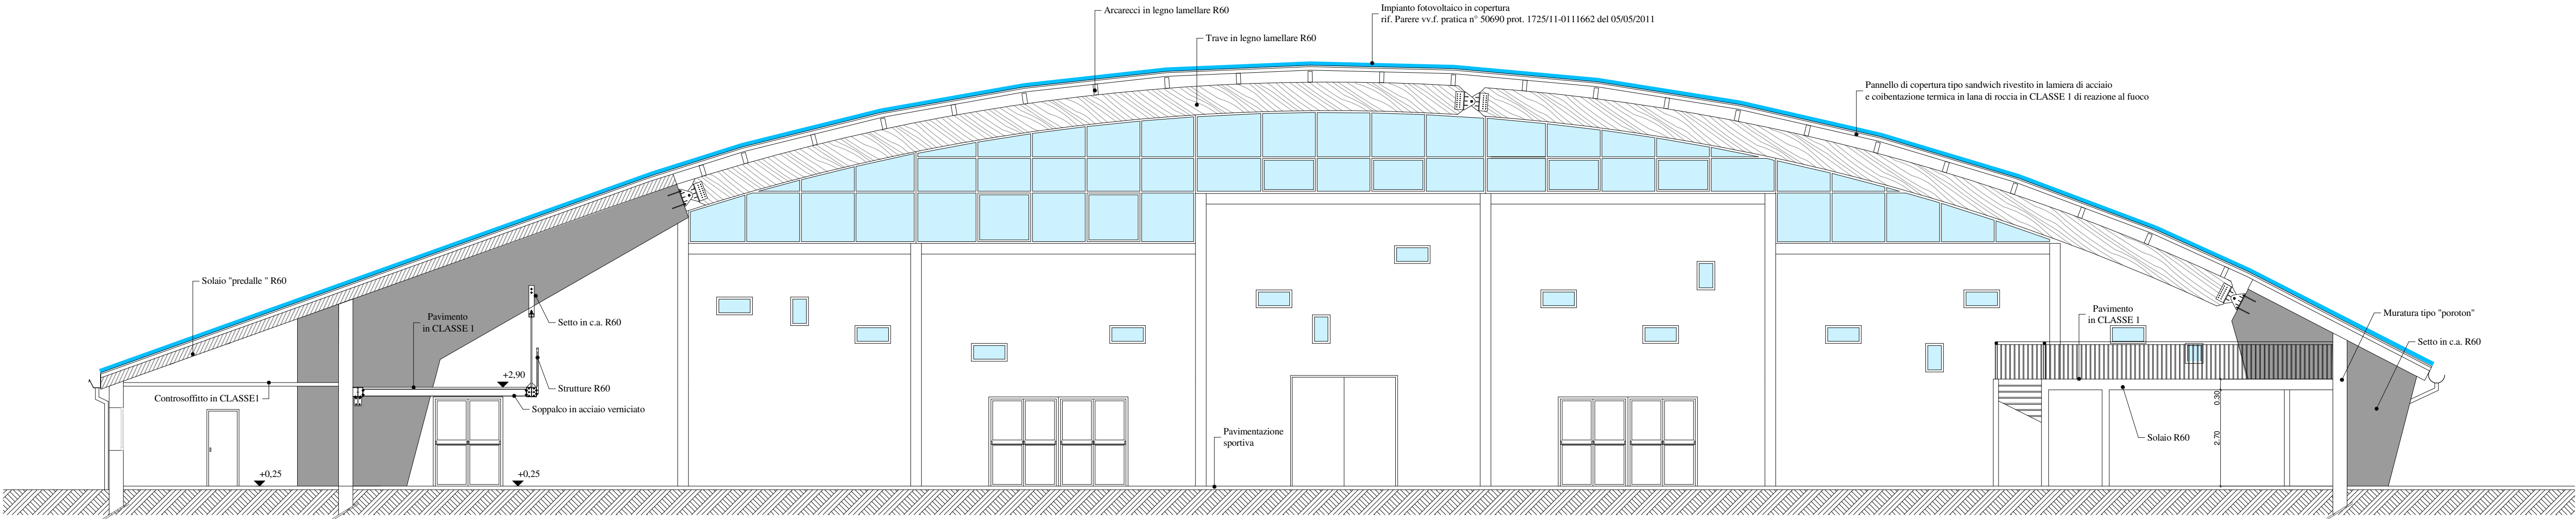

SEZIONE A-A

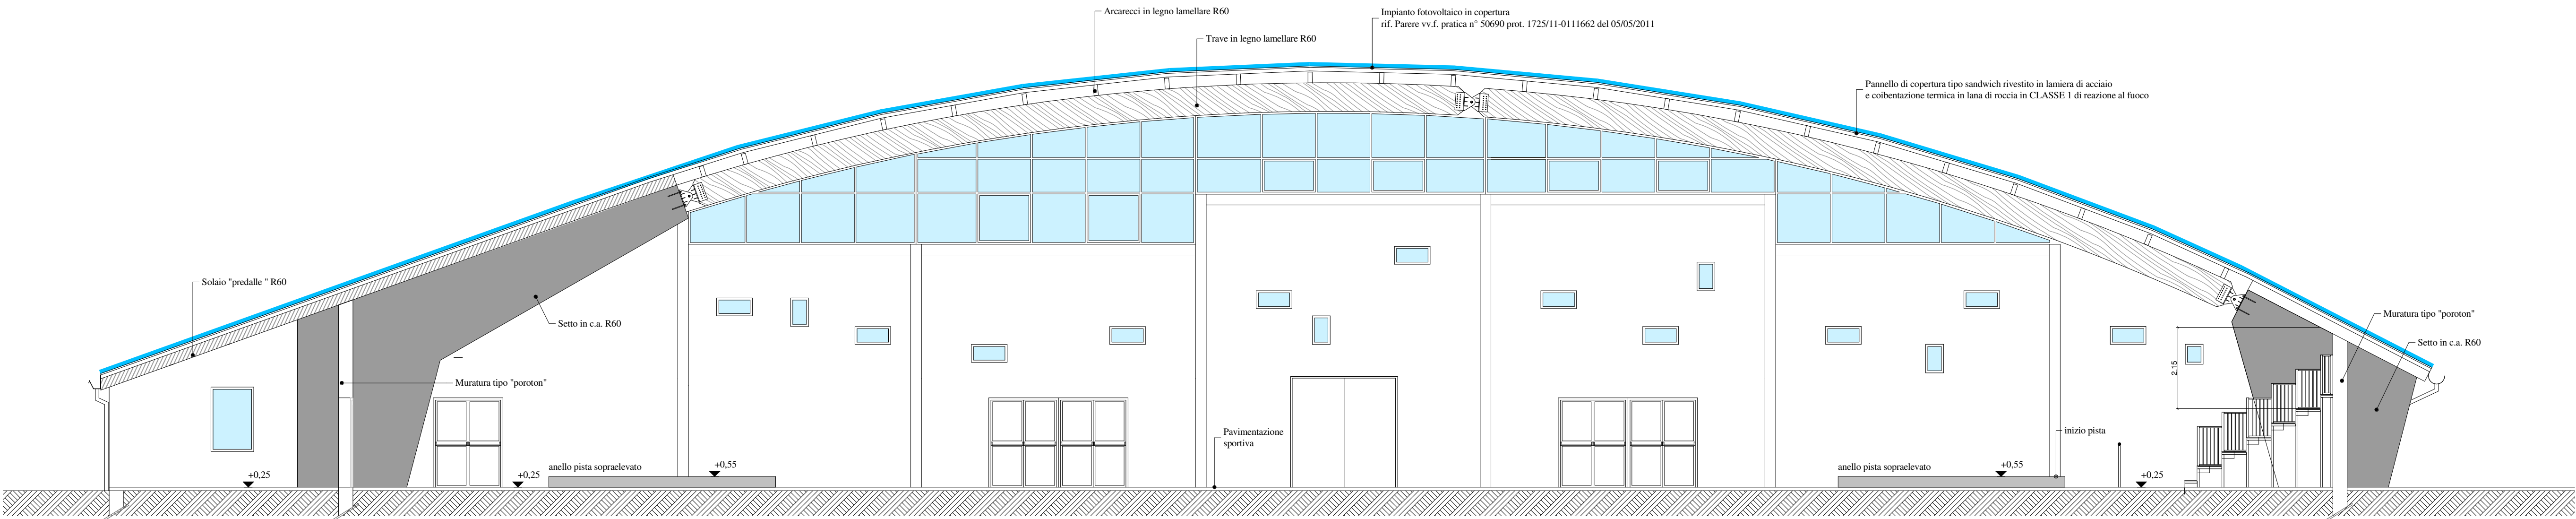

SEZIONE B-B

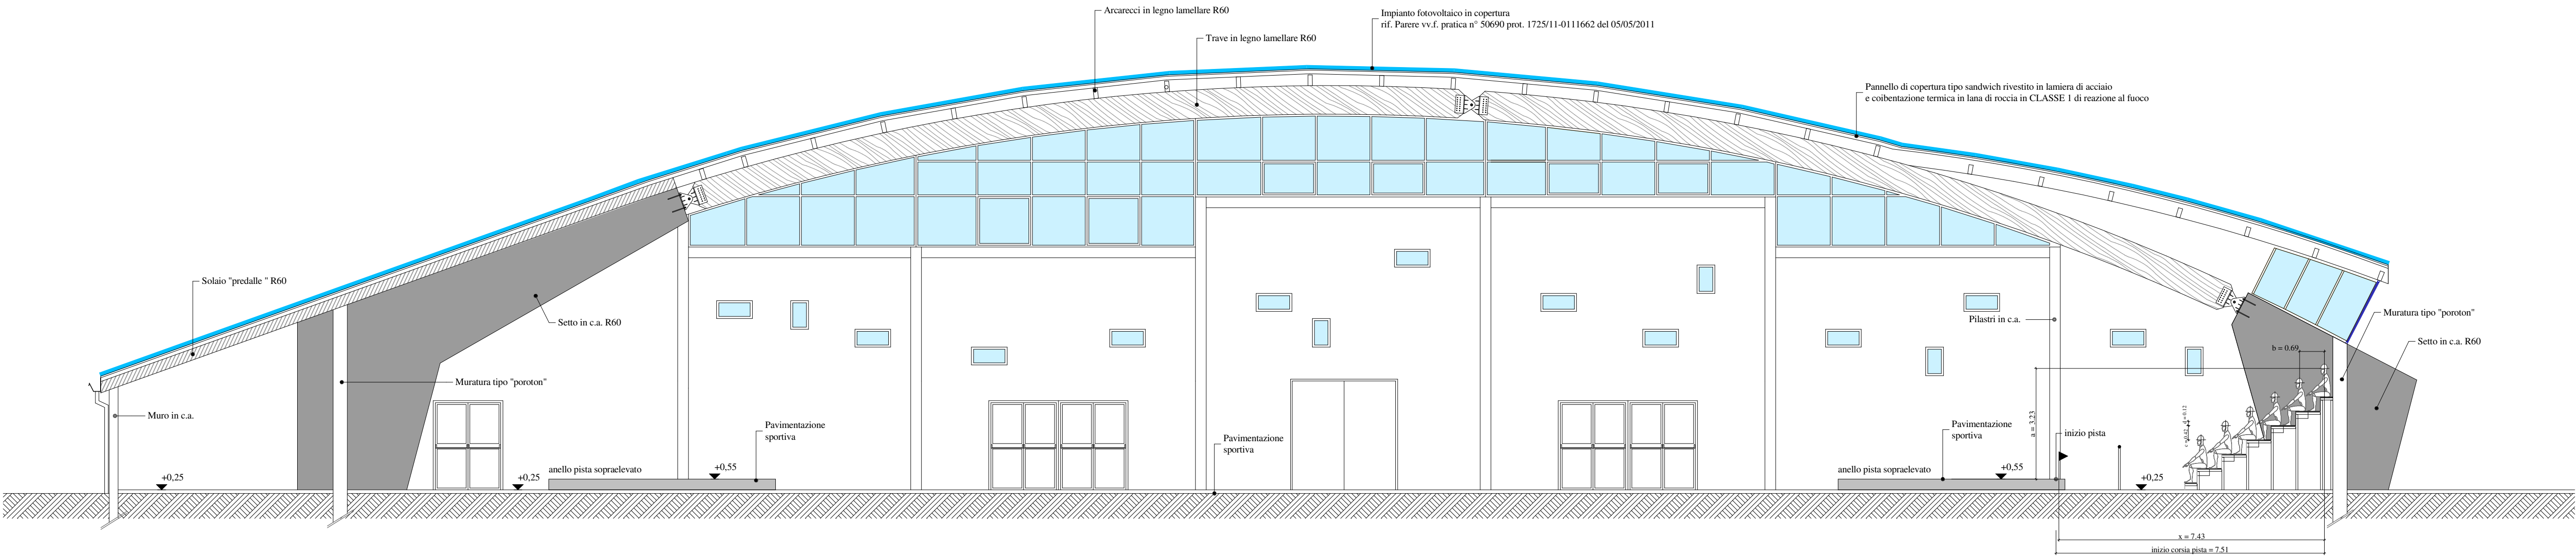

SEZIONE C-C



INFRASTRUTTURE PER IL TERZIARIO srl

Sede legale, Direzione e Uffici: via Uruguay, 20 - 35127 Padova - Tel. 049-870.16.16 - Fax 049-870.13.56 - Email info@iptonline.it - www.iptonline.it



IMPianto ATletica "INDOOR"



03vv.f.



| | | | | | |
|--|--|--|--------------------------------|--|--|
| Comune di Padova Settore Infrastrutture e Impianti Sportivi Via Frià Paolo Sarpi, 2 35138 Padova | | | IMPIANTO ATLETICA "INDOOR" | | |
| Oggetto: RICHIESTA VALUTAZIONE PROGETTO ANTINCENDIO SEZIONI | | | Disegno n°: 03vv.f. | | |
| Revisione: | | | Scala: 1:100 | | |
| Data: | | | Commissa: 1500.02 | | |
| Descrizione: | | | File: 003 | | |
| Emissione | | | Approvazione: | | |
| 0 | | | Dm.Spinnello D. Ferro D. Ferro | | |
| | | | | | |
| | | | | | |
| Il Committente: | | | Il Progettista: | | |
| | | | | | |
| A termini di legge il presente documento è di proprietà della IPT. srl - E' VIETATA LA RIPRODUZIONE E TRASMISSIONE ANCHE PARZIALE senza preventiva autorizzazione. | | | | | |